


Detalhe S1
Escala 1:25

Lista de Materiais	
PVC Acessórios	
Caixa sifonada 100x150x50	2 pç
Sifão de copo p/ pia e lavatório 1" - 1.1/2"	2 pç
Válvula p/ lavatório e tanque 1"	2 pç
PVC Esgoto	
Curva 90 curta 40 mm	2 pç
Joelho 90 c/anel p/ esgoto secundário 40 mm - 1.1/2"	2 pç
Tubo rígido c/ ponta lisa 100 mm - 4"	0.93 m
40 mm	3.46 m
Tê sanitário 100 mm - 100 mm	1 pç

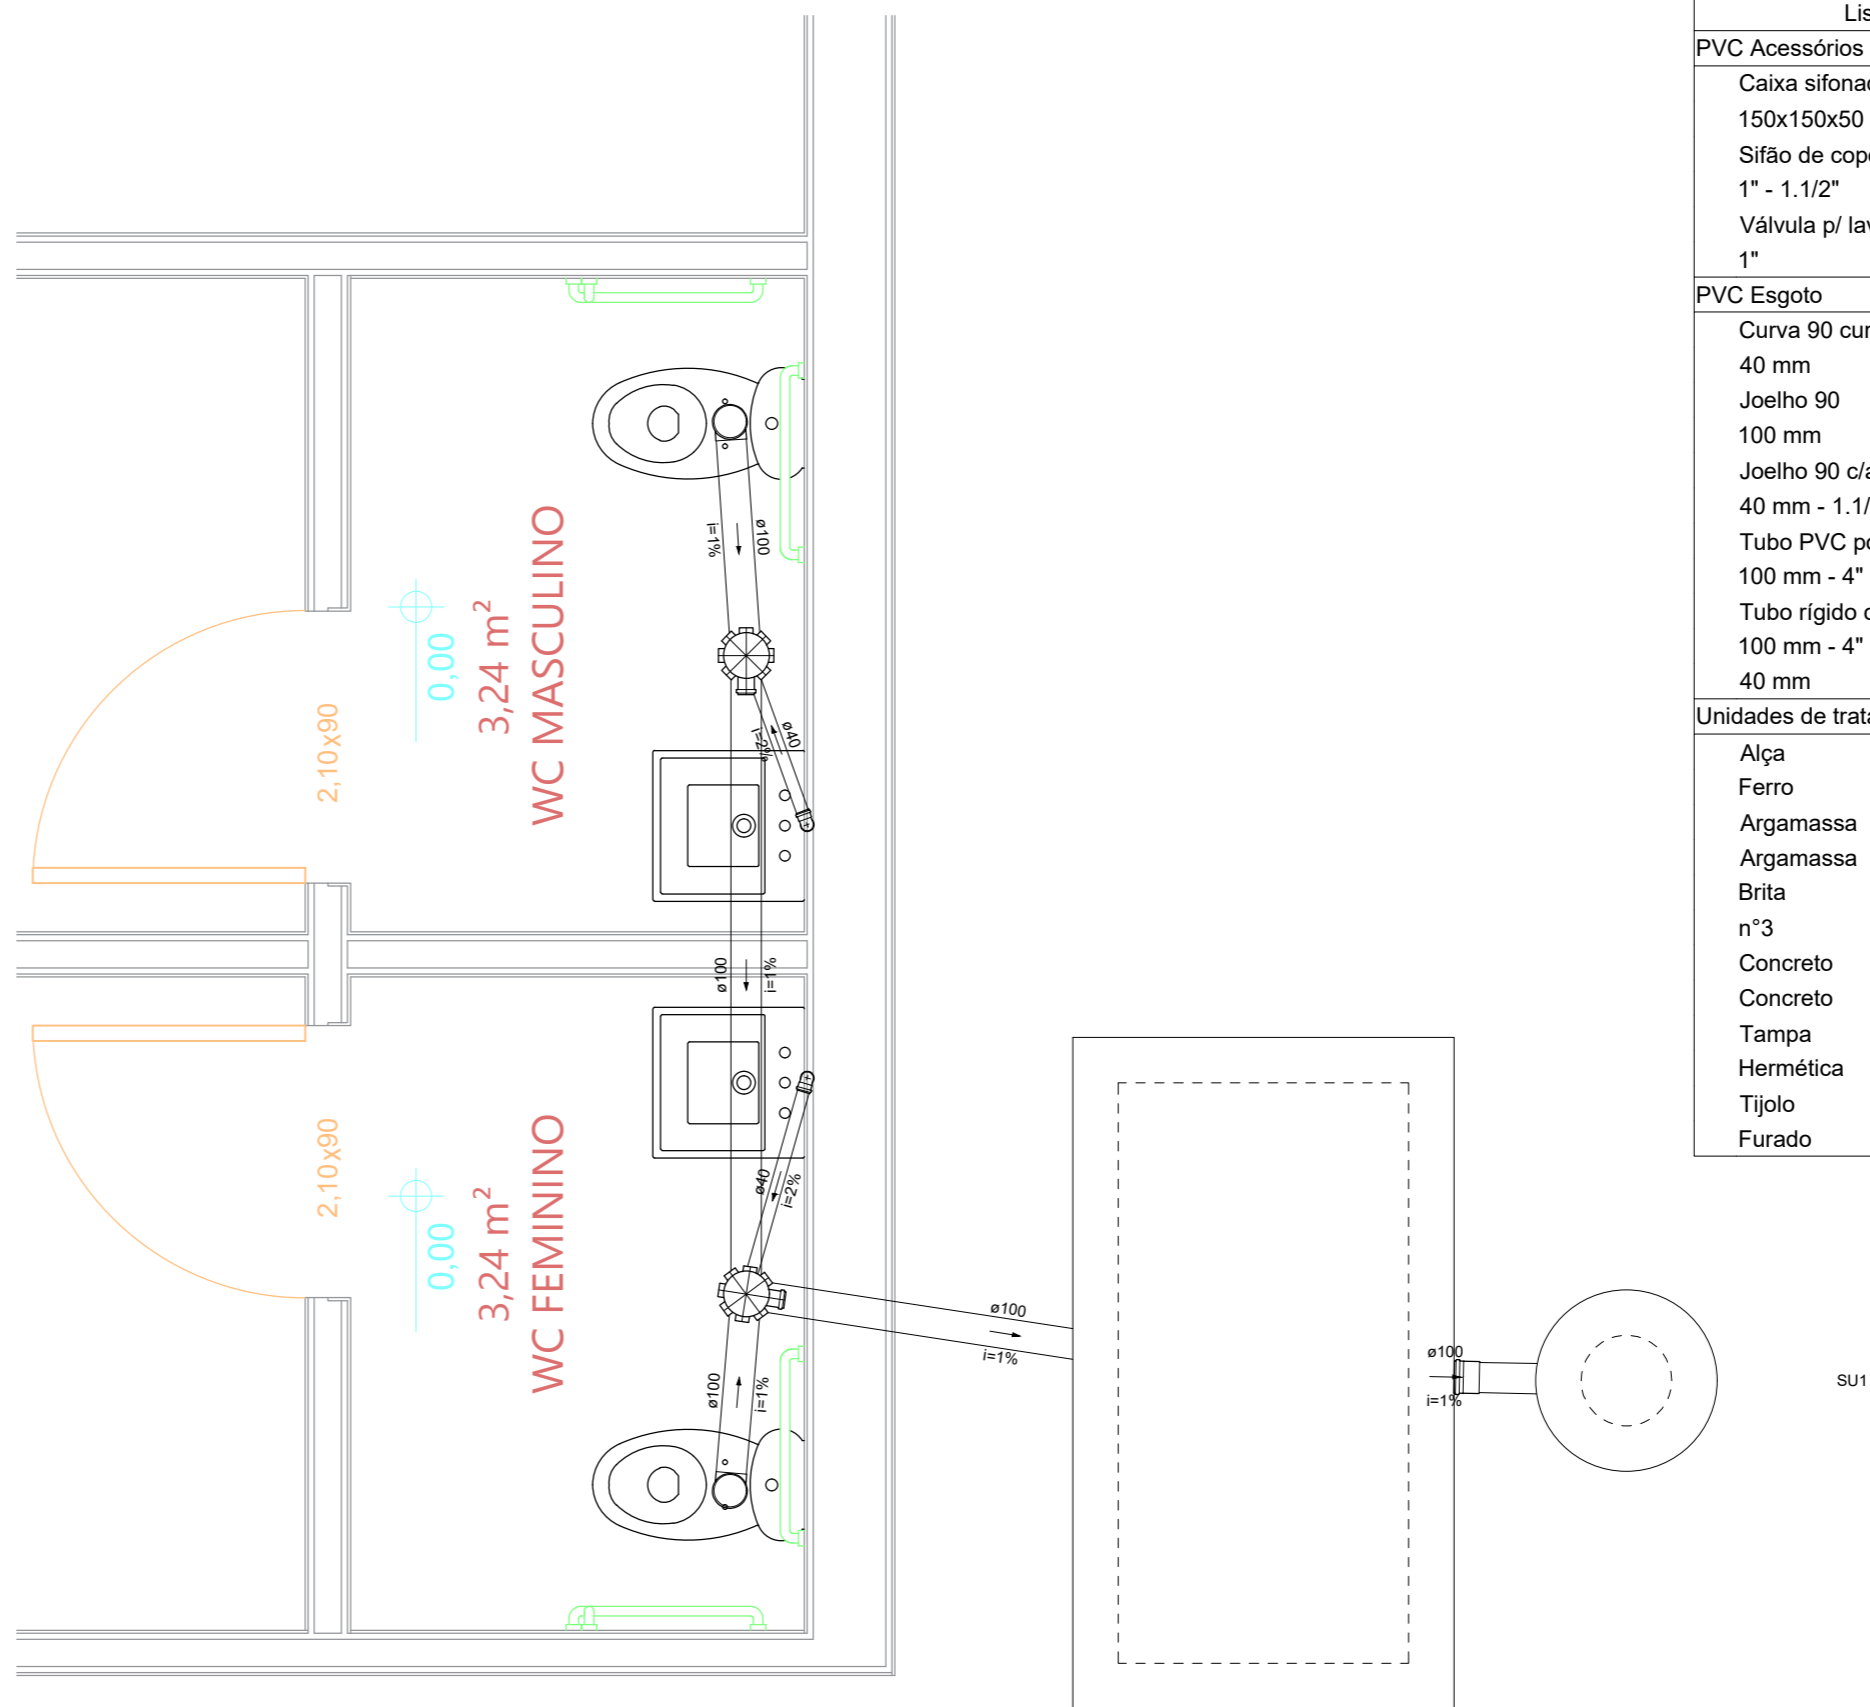

Detalhe S1
Escala 1:25

Lista de Materiais	
PVC Acessórios	
Caixa sifonada 150x150x50	2 pç
Sifão de copo p/ pia e lavatório 1" - 1.1/2"	2 pç
Válvula p/ lavatório e tanque 1"	2 pç
PVC Esgoto	
Curva 90 curta 40 mm	2 pç
Joelho 90 100 mm	3 pç
Joelho 90 c/anel p/ esgoto secundário 40 mm - 1.1/2"	2 pç
Tubo PVC ponta-bolsa c/ virola 100 mm - 4"	1.2 m
Tubo rígido c/ ponta lisa 100 mm - 4"	6.03 m
40 mm	2.39 m
Unidades de tratamento	
Alça	
Ferro	1 pç
Argamassa	0.07 m³
Brita n°3	0.02 m³
Concreto	
Concreto	1.59 m³
Tampa	
Hermética	1 pç
Tijolo	
Furado	34 pç

Legenda	
	Caixa Sifonada
	Lavatório de Uso Geral
	Vaso Sanitário c/ J90°

PROJETO:

AUDITÓRIO - CENTRO EDUCACIONAL REFORMA E AMPLIAÇÃO

TÍTULO:

PROJETO SANITÁRIO

ENDEREÇO:

RUA NELSON DAVID RIBEIRO

MUNICÍPIO:

IBIRAPITANGA - BA

RESPONSÁVEL TÉCNICO:

ADEBALDO RODRIGUES DOS SANTOS
ENG. CIVIL CREA: 18459/D

ARQUIVO:

ESC:

INDICADA

DATA:

JUNHO/2022

OBJETO:

PLANTA BAIXA E
DETALHES

ART:

PRANCHA:

SAN01