




Detalhe H1  
Escala 1:25

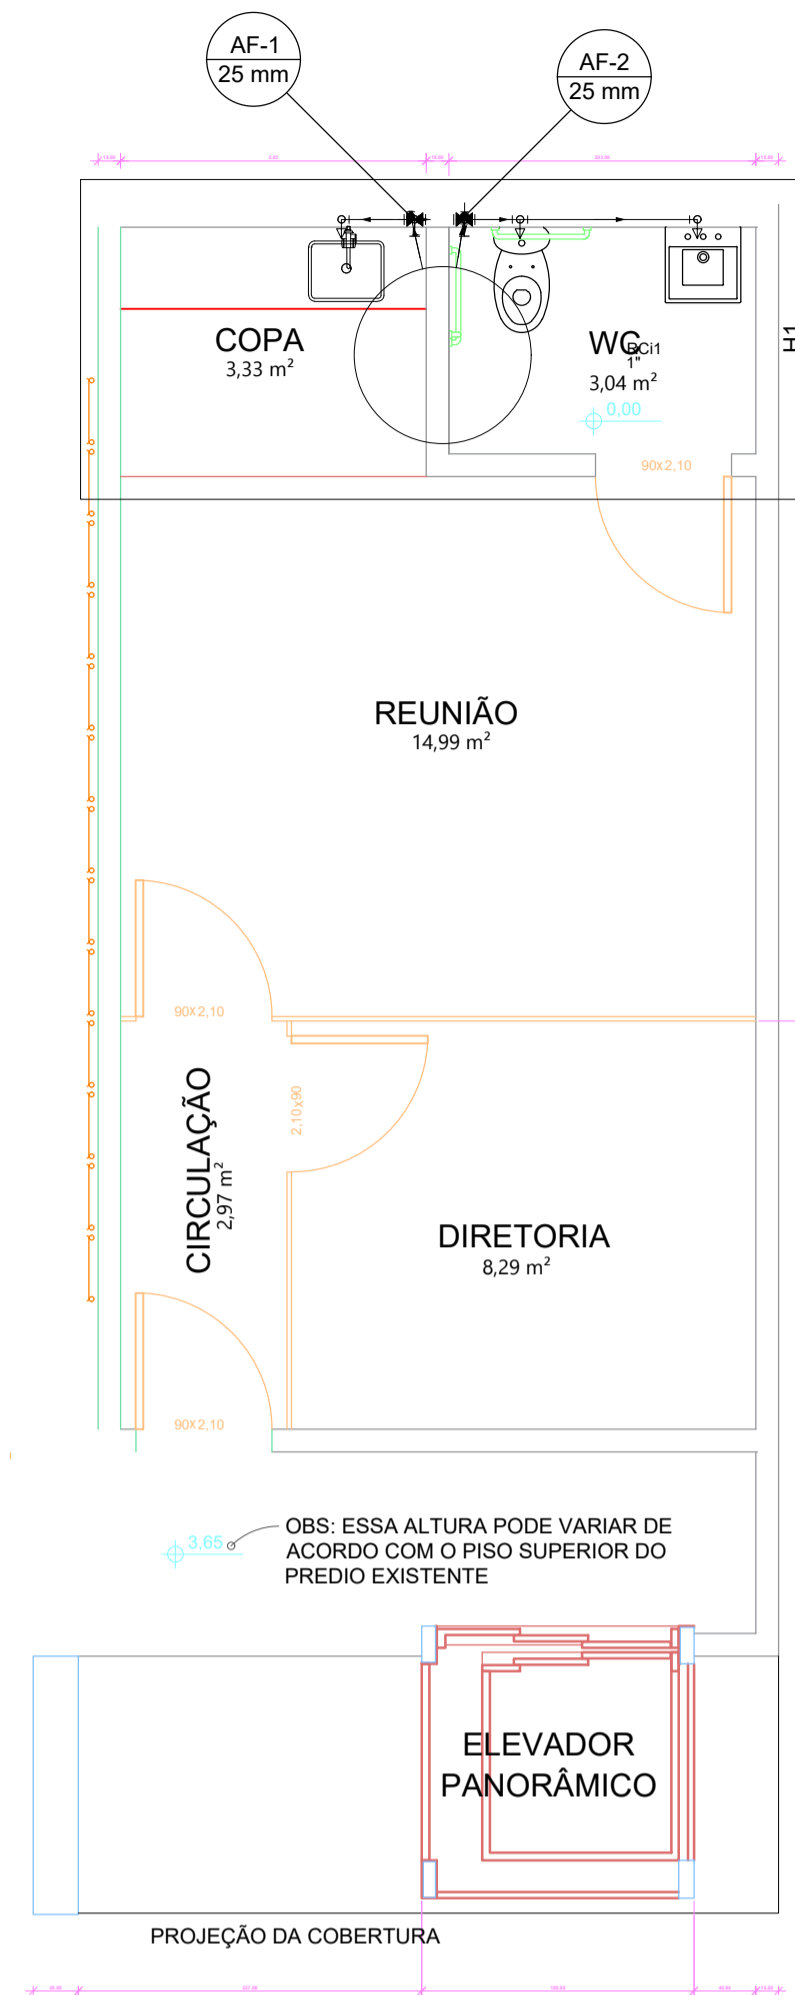

Lista de Materiais	
<b>Aparelho</b>	
Torneira de Pia de Cozinha 25 mm - 1/2"	1 pç
Torneira de lavatório 25 mm - 1/2"	1 pç
Vaso Sanitário c/ cx. acoplada 1/2"	1 pç
<b>Metais</b>	
Registro de gaveta c/ canopla cromada 3/4"	2 pç
<b>PVC Acessórios</b>	
Engate flexível cobre cromado com canopla 1/2 - 30cm	1 pç
Engate flexível plástico 1/2 - 30cm	1 pç
<b>PVC misto soldável</b>	
Joelho de redução soldável c/ rosca 25 mm - 1/2"	1 pç
<b>PVC rígido soldável</b>	
Adapt. sold. c/ flange livre p/ cx. d'água 32 mm - 1"	1 pç
Adapt. sold. curto c/bolsa-rosca p registro 25 mm - 3/4"	4 pç
Tubos 25 mm	6.88 m
50 mm	1.87 m
Tê 90 soldável 25 mm	1 pç
<b>PVC soldável azul c/ bucha latão</b>	
Joelho de redução 90° soldável com bucha de latão 25 mm - 1/2"	2 pç
<b>Reservatório cilíndrico</b>	
Polietileno 500 L	1 pç

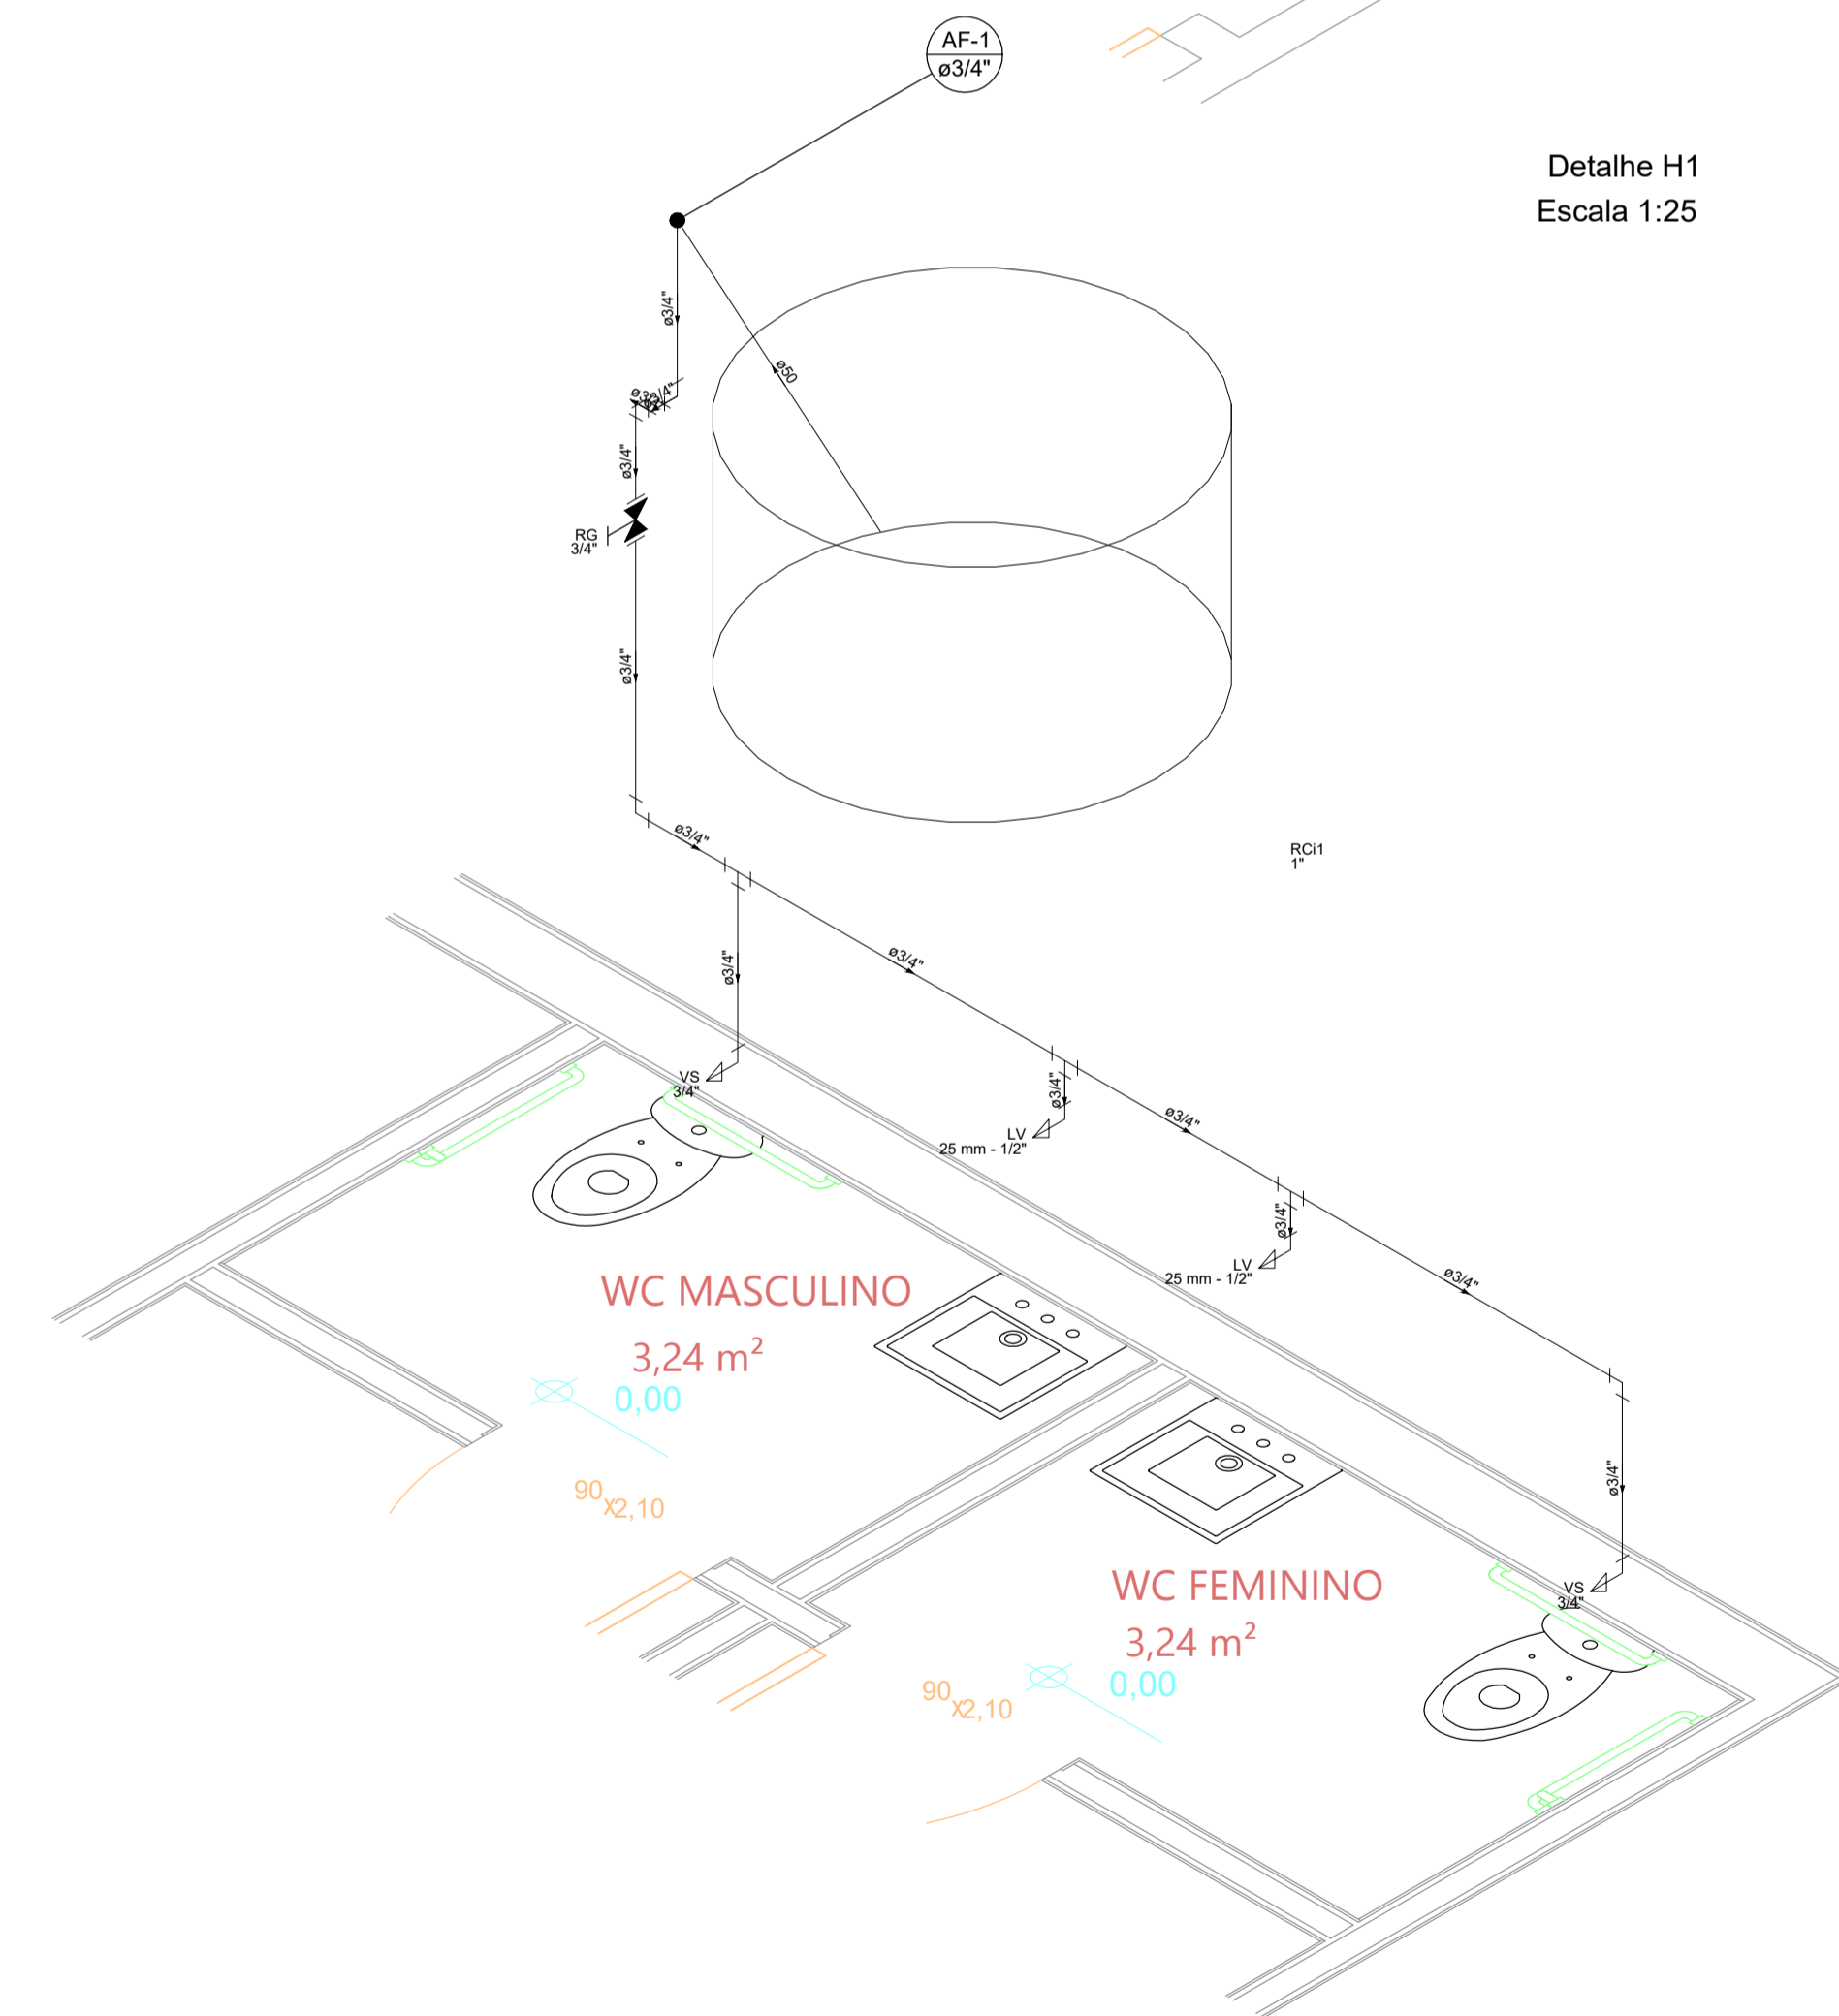

Detalhe H1  
Escala 1:25

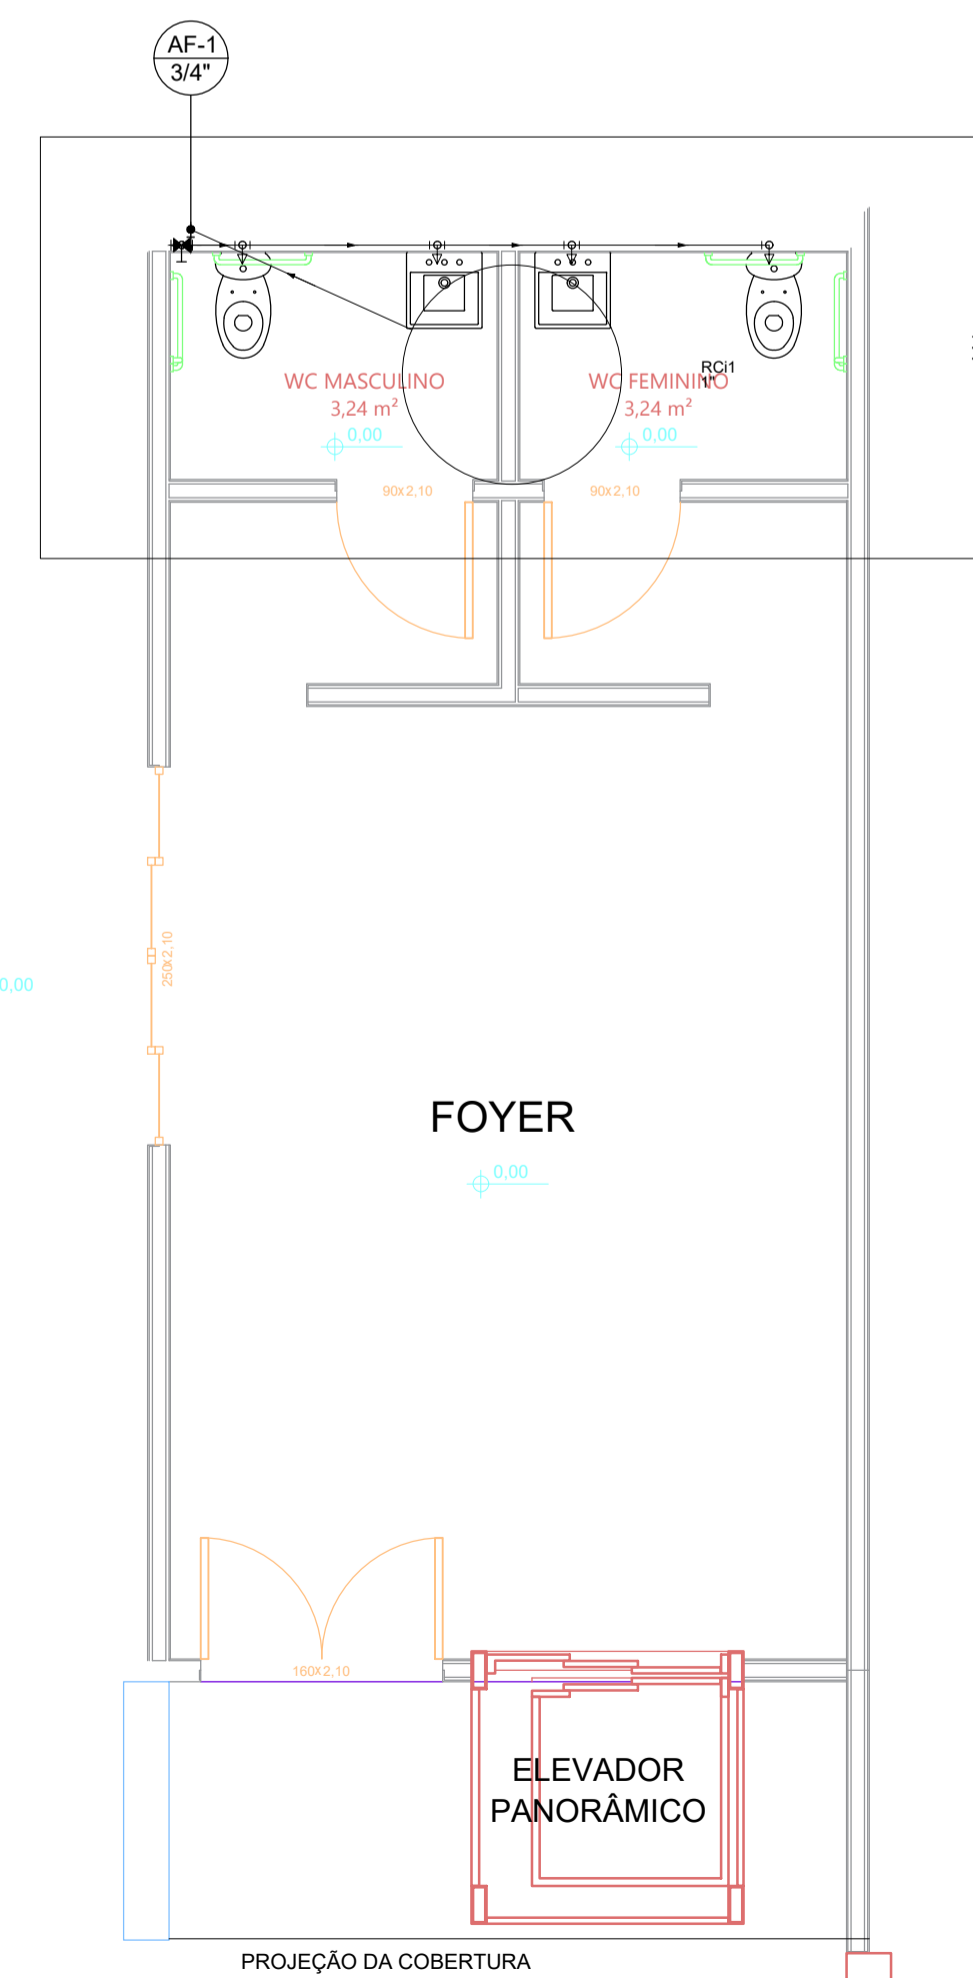

Lista de Materiais	
<b>Aparelho</b>	
Torneira de Lavatório 25 mm - 1/2"	2 pç
Vaso Sanitário c/ cx. acoplada 1/2"	2 pç
<b>Metais</b>	
Registro de gaveta c/ canopla cromada 3/4"	1 pç
<b>PVC Acessórios</b>	
Bolsa de ligação p/ vaso sanitário 1.1/2"	2 pç
Engate flexível cobre cromado com canopla 1/2 - 30cm	2 pç
Engate flexível plástico 1/2 - 30cm	2 pç
Tubo de ligação latão cromado c/ canopla p/ vaso Sa. 38 mm	2 pç
<b>PVC roscável com Bucha de Latão</b>	
Joelho de red.90 c/ rosca e bucha latão 3/4" - 1/2"	4 pç
<b>PVC rígido roscável</b>	
Luva c/ rosca 3/4"	2 pç
Níple paralelo c/ rosca 3/4"	2 pç
Tubos 3/4"	7.45 m
Tê 90 c/ rosca 3/4"	3 pç
<b>PVC rígido soldável</b>	
Adapt. sold. c/ flange livre p/ cx. d'água 32 mm - 1"	1 pç
Tubos 50 mm	2.33 m
<b>Reservatório cilíndrico</b>	
Polietileno 1000 L	1 pç

PROJETO:  
**AUDITÓRIO - CENTRO EDUCACIONAL  
REFORMA E AMPLIAÇÃO**

TÍTULO:  
**PROJETO ELÉTRICO**

ENDEREÇO:  
RUA NELSON DAVID RIBEIRO

MUNICÍPIO:  
IBIRAPITANGA - BA

RESPONSÁVEL TÉCNICO:  
ADEBALDO RODRIGUES DOS SANTOS  
ENG. CIVIL CREA: 18459/D

ARQUIVO:  
ESC:  
INDICADA

DATA:  
JUNHO/2022

OBJETO:  
**PLANTA BAIXA E  
DETALHES**

ART:  
**HID01**