


Lista de Materiais	
Caixas de Passagem	
Caixa de passagem modularizada DN 40 cm	2 pc
Piço de visita para esgoto PVE- 100x 100 cm	1 pc
PVC Acessórios	
Caixa sifonada 100x150x50	3 pc
Sifão de copo pl/ pia e lavatório 1" - 1.1/2"	4 pc
Sifão flexível pl/ Mictório 1.1/4" - 2"	1 pc
Válvula pl/ lavatório e tanque 1"	4 pc
PVC Esgoto	
Curva 90 curta 40 mm	4 pc
50 mm	1 pc
Joelho 90	1 pc
Joelho 90 canal pl/ esgoto secundário 40 mm - 1.1/2"	4 pc
Tubo PVC ponta-boca c/ virada 100 mm - 4"	20,05 m
Tubo rígido c/ ponta lisa 100 mm - 4"	22,64 m
40 mm	10,72 m
50 mm - 2"	1,42 m
Tê sanitário 100 mm - 100 mm	6 pc

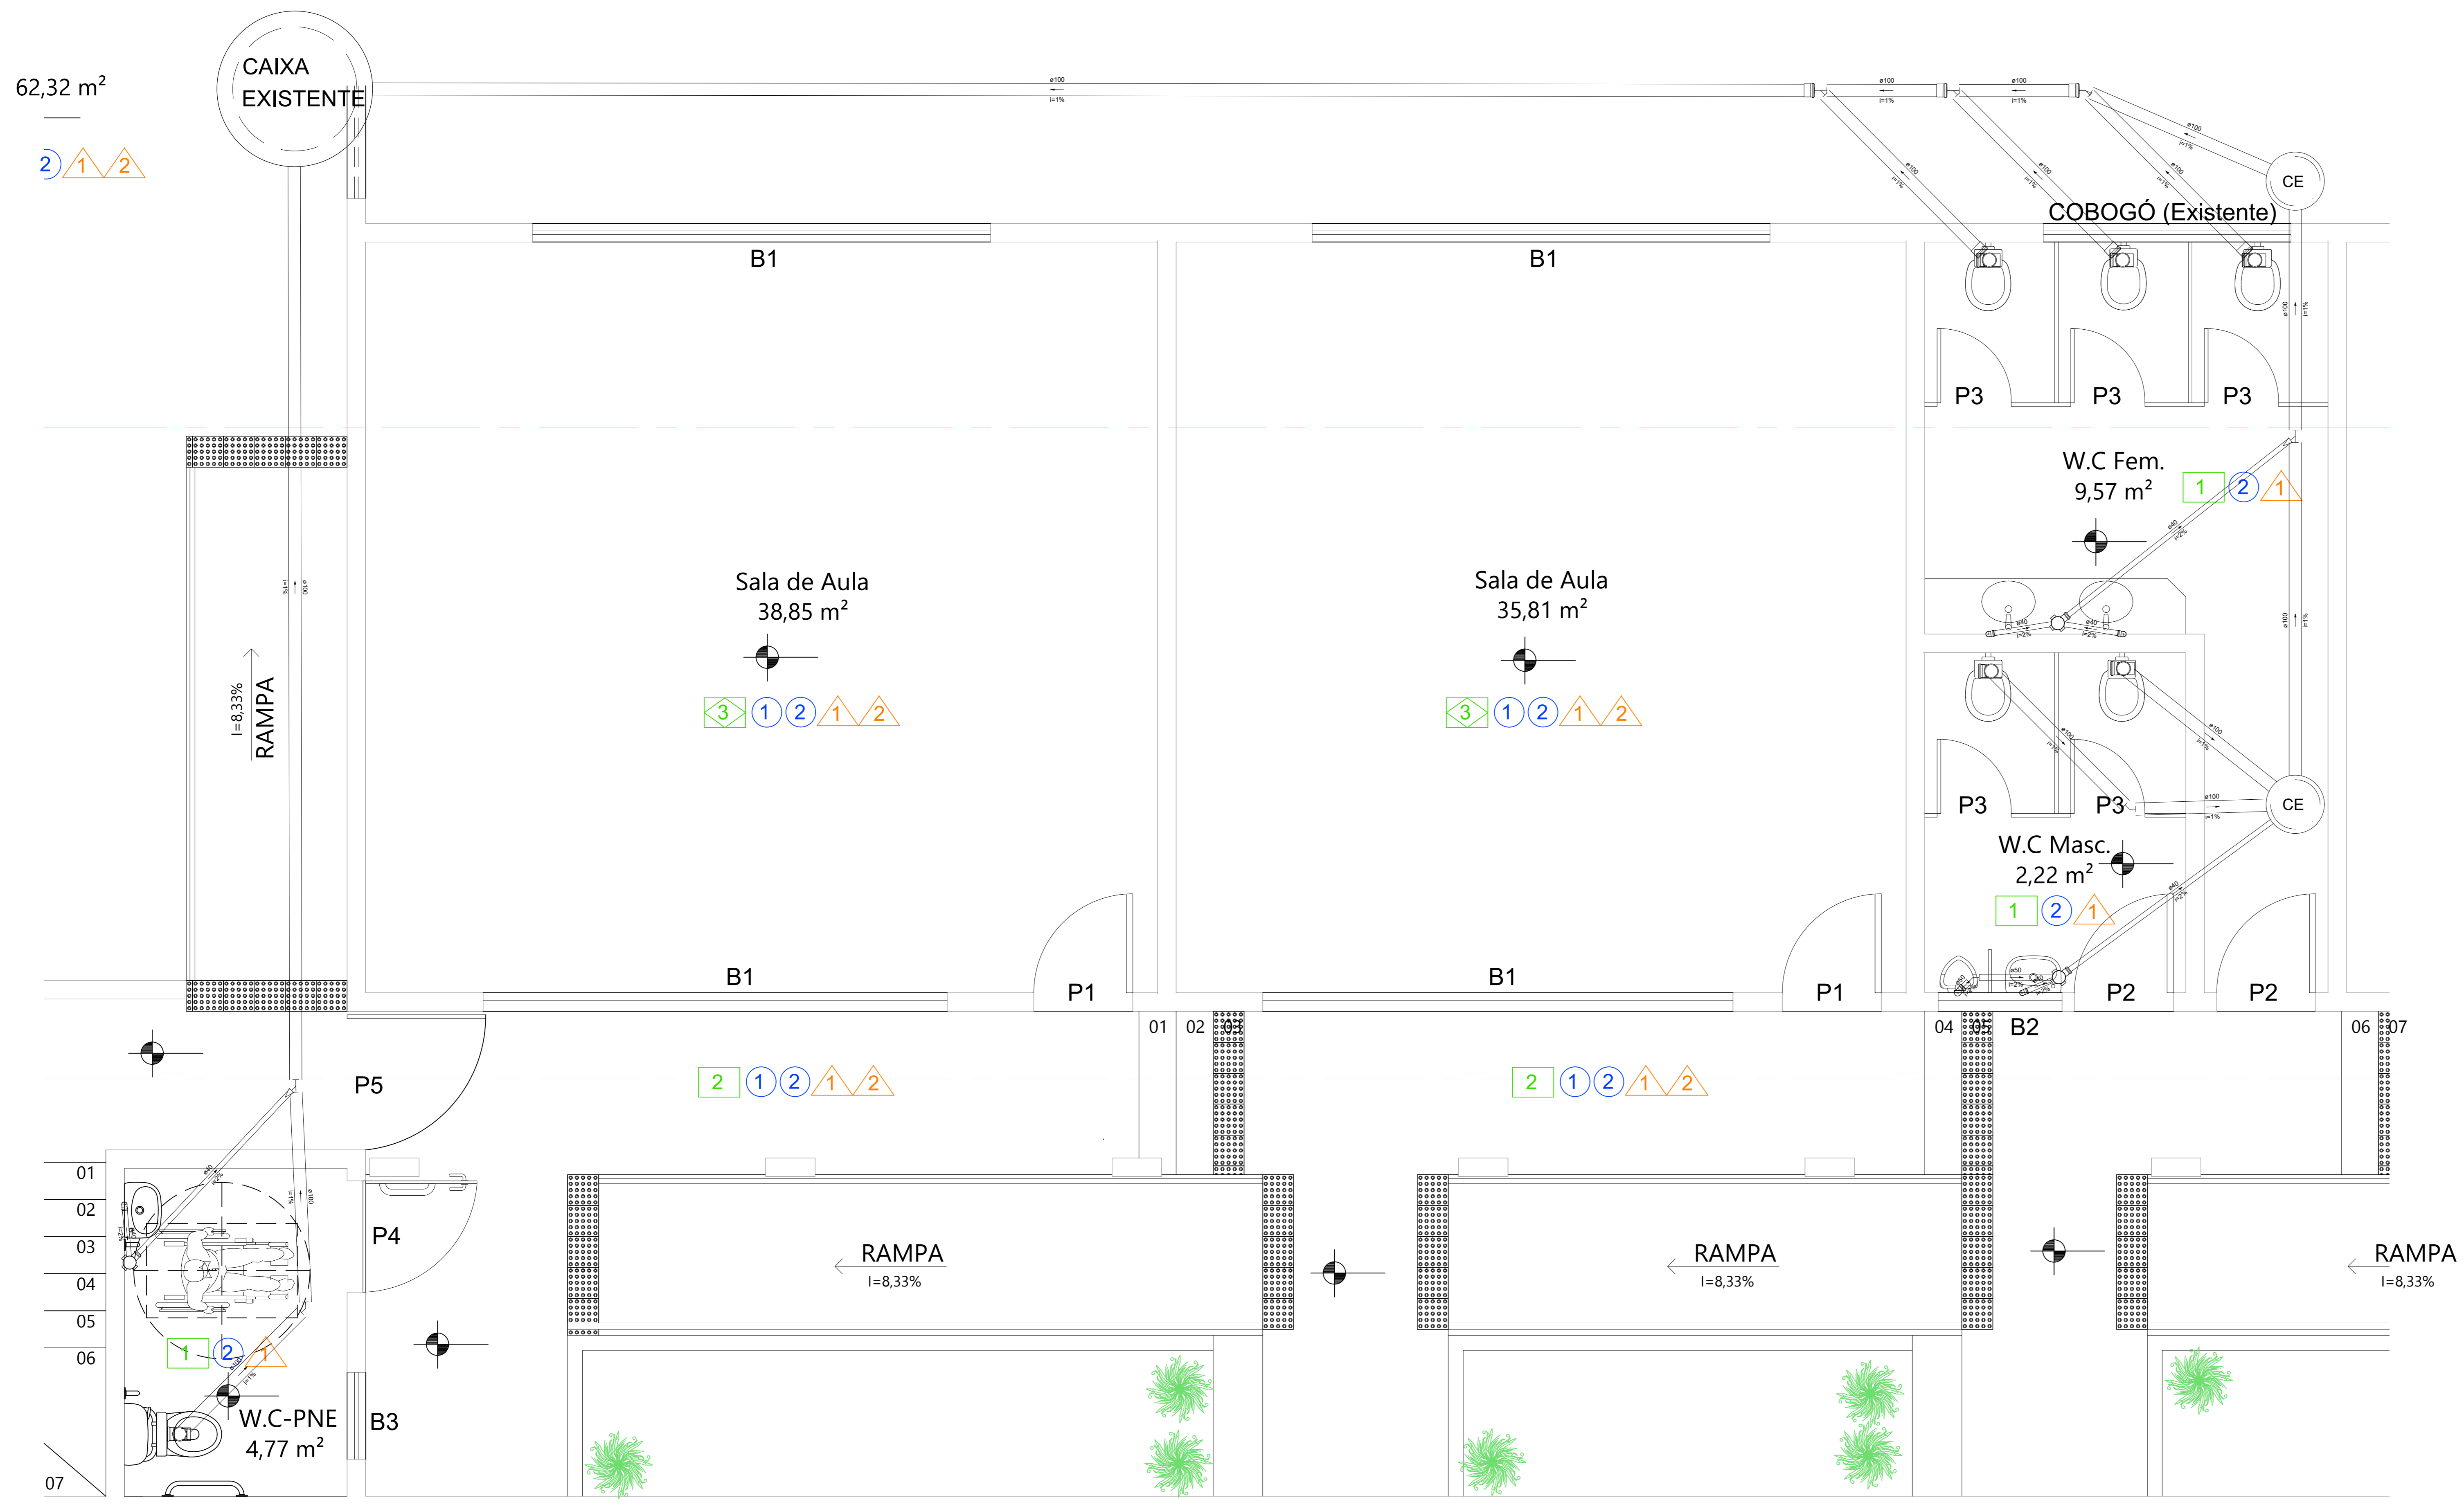

Detalhe S1
Escala 1:25

PROJETO: ANEXO CENTRO EDUCACIONAL REFORMA E AMPLIAÇÃO

TÍTULO: PROJETO ESTRUTURAL

OBJETO: PLANTA BAIXA E DETALHES

ENDEREÇO: RUA NELSON DAVID RIBEIRO

MUNICÍPIO: IBIRAPITANGA - BA

RESPONSÁVEL TÉCNICO: ADEBALDO RODRIGUES DOS SANTOS
ENG. CIVIL CREA: 18429/D

ARQUIVO: ESC: INDICADA DATA: JUNHO/2022

PRANCHA: SAN01